
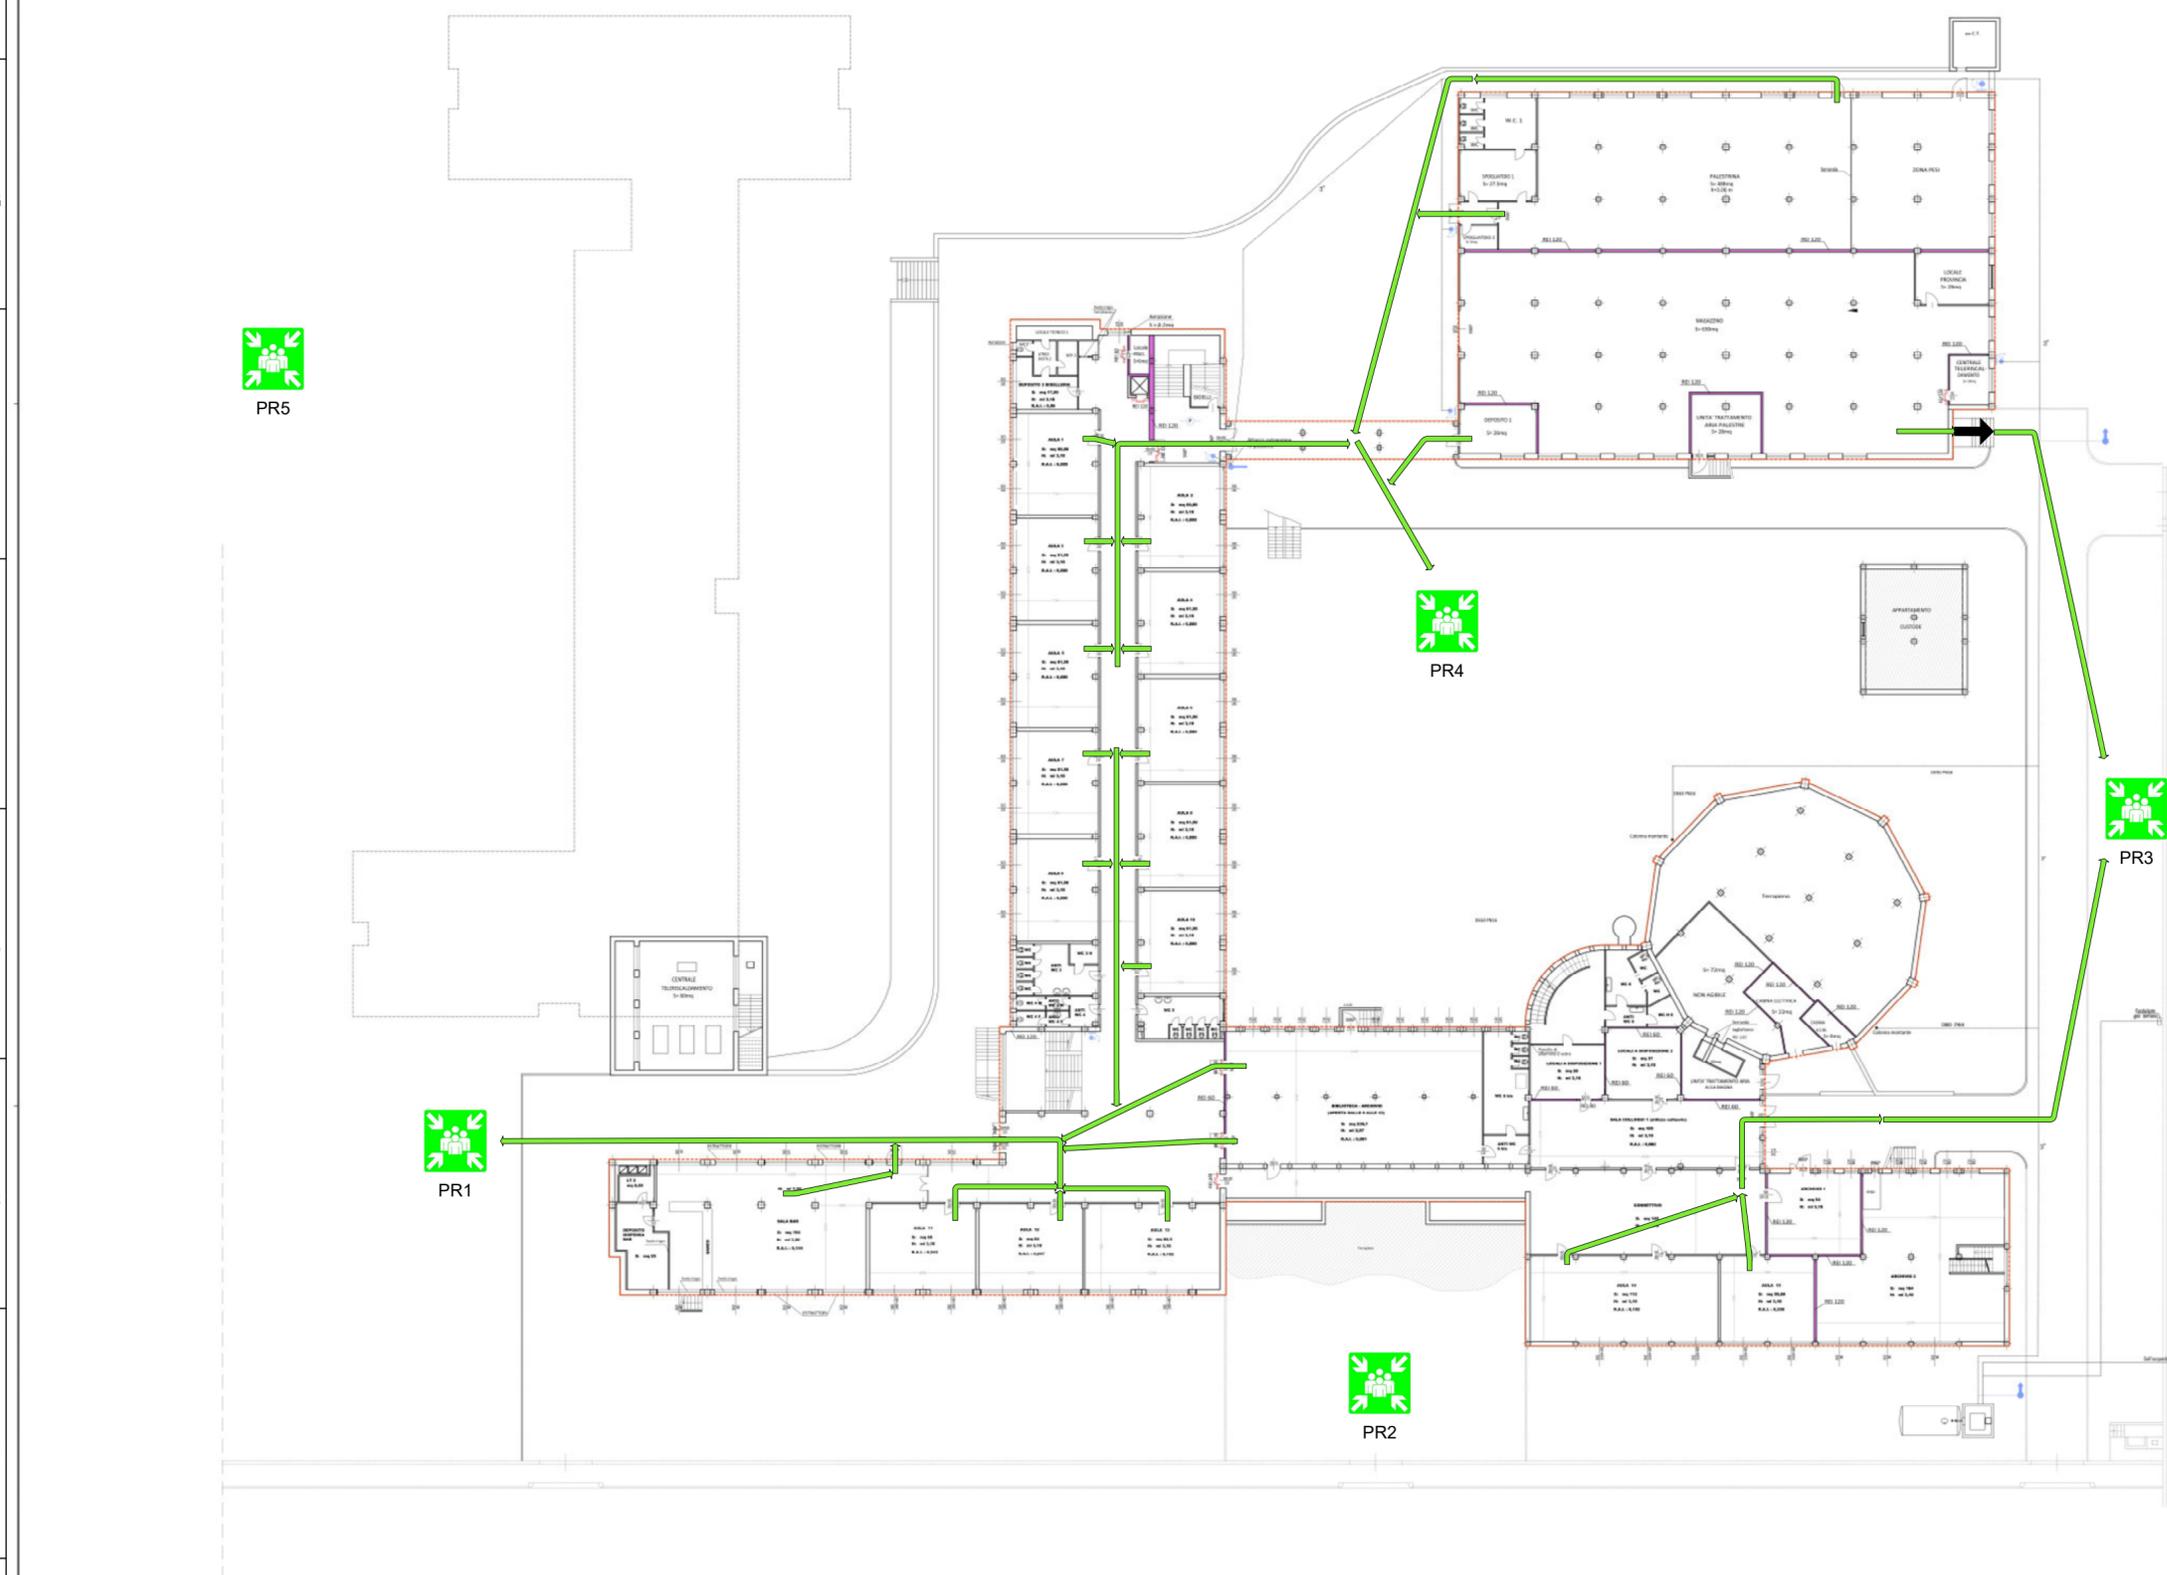
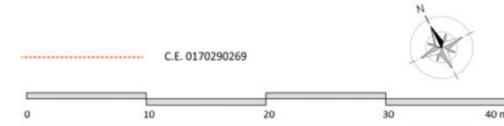


PIANO SEMINTERRATO

**LEGENDA**

-  NAUPO
-  ATTACCO PER AUTOGRAFIA SINGOLO
-  IDRANTE SOPRALUOGO (2 BRUCIOLI 100/150)
-  IDRANTE A BRACCIO CON TUBAZIONE FLESSIBILE E LANCIA (LUNG. 45 - LANCIA A GETTO REGOLABILE)
-  VIA DI USCITA IN PIANO
-  VIA DI USCITA VERSO IL BASSO
-  VIA DI USCITA VERSO L'ALTO
-  IMPIANTO DI ALLARME
-  IMPIANTO AUTOMATICO DI RIVELAZIONE
-  IMPIANTO FISSO DI ESTINZIONE AD ATTIVAZIONE AUTOMATICA
-  ESTINTORE
-  Punto di Raccolta

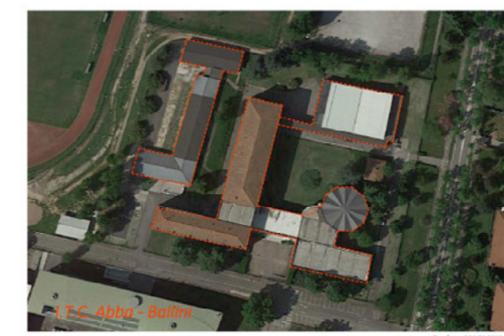

ICS s.r.l.				
Planimetria-PIANO D'EVACUAZIONE P. SEMINTERRATO				
IIS ABBA-BALLINI - BS				
RSPM MASSIMO CUCCHI	DIM.	N. FSCM	N. DISEGNO	REV.
SCALA			01	01
		PAGINA	1 DI 1	

Committente e proprietario  
**PROVINCIA DI BRESCIA**



PROVINCIA DI BRESCIA  
SETTORE  
DELLE STRADE -  
EDILIZIA SCOLASTICA E  
DIREZIONALE

Ambito  
Anagrafe Edilizia scolastica - Provincia di Brescia

Ambito  
Anagrafe Edilizia Nazionale Scolastica - Regione Lombardia  
Provincia di Brescia  
*Tavole allegare alle schede anagrafe scolastica*

Descrizione della tavola:  
**ISTITUTO TECNICO COMMERCIALE "ABBA-BALLINI"**  
IN COMUNE DI BRESCIA  
*Pianta piano SEMINTERRATO*

Redattore originario	Data	Redattore prima revisione	Data
Arch. M. Antonietta Bocale	01/07/2018	Arch. Fabio Mensi	11/11/2018
Verificato	Data	Autorizzato	Data
Arch. Fabio Mensi	26/11/2018	Arch. Massarelli Daniela	26/11/2018

# Disegnata  
Arch. Giovan Maria Mazzoli

Scala: 1:200

Tavola n.: **1**